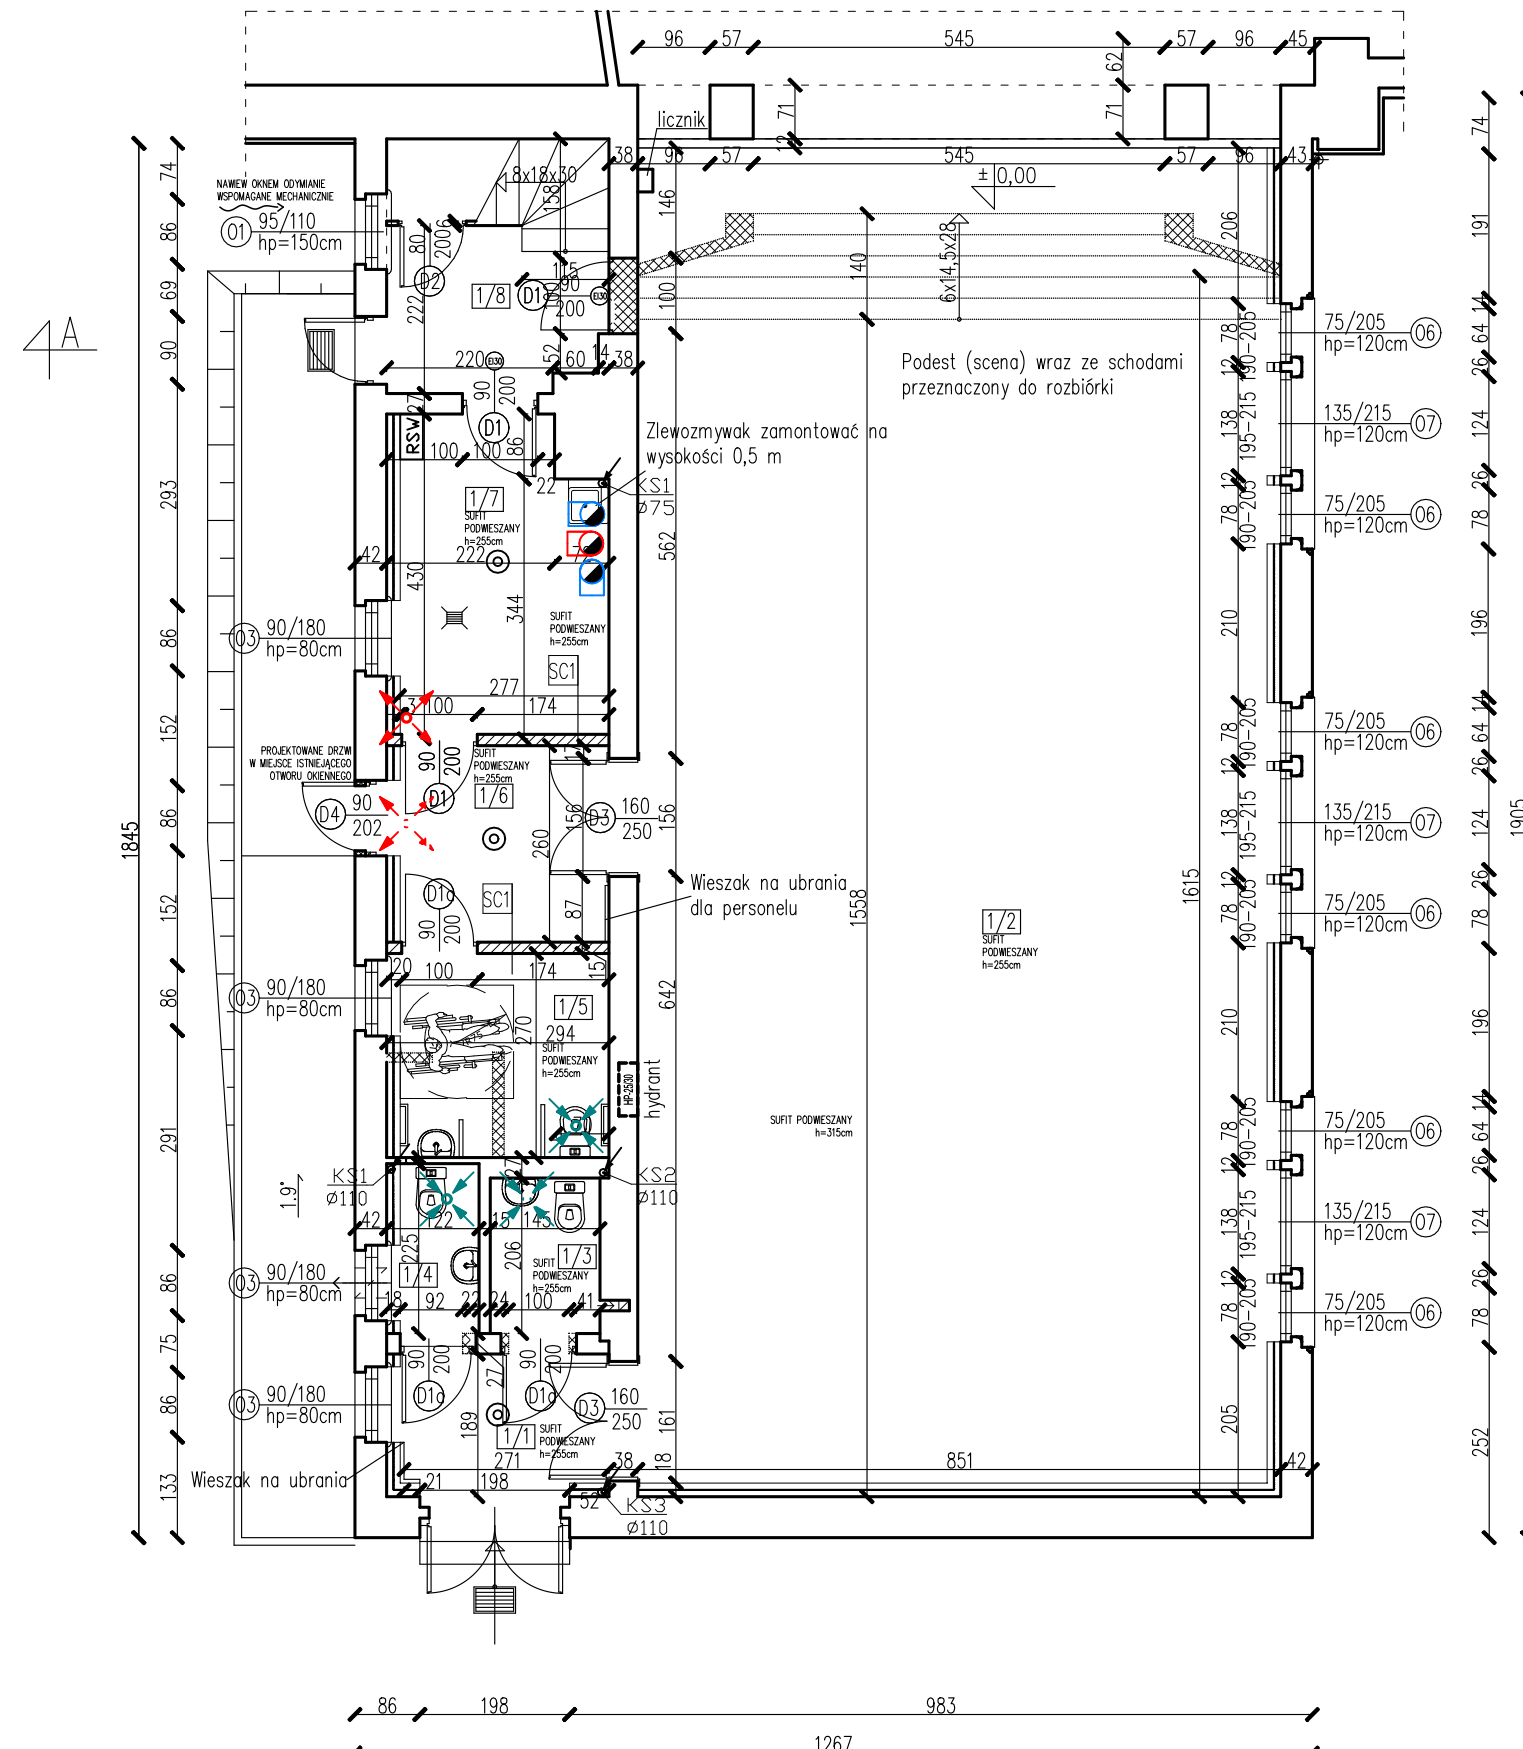
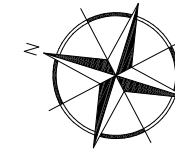

 
 


# RZUT PARTERU

 
 
 


skala 1:100



### LEGENDA:

-  PROJEKTOWANE ŚCIANY
-  PROJEKTOWANE DOCIEPLENIE OD WEW. MINERALNĄ PŁYTĄ IZOLACYJNĄ ŚCIAN ZEWNĘTRZNYCH BUDYNKU
-  WYBURZENIA

### INSTALACJE:

-  hydrant
-  pian. kanalizacyjny
-  czujka sensoryczna
-  wywiew
-  nawiew

### PROJEKTOWANE ŚCIANY- opis szczegółowy

- SC1 - 2x płyta gipsowo-wiórowa
- wełna mineralna gr. 10cm na stelażu
- 2x płyta gipsowo-wiórowa

### ŚWIETLICA PARTER - ZESTAWIENIE POMIESZCZEŃ

Nr	Pomieszczenie	Posadzka	Pow. [m <sup>2</sup> ]
1/1	WIATROŁAP	TARKETT	5,55
1/2	SALA WIELOFUNKCYJNA	TARKETT	151,85
1/3	WC DAMSKI	TERAKOTA	2,75
1/4	WC MĘSKI	TERAKOTA	2,99
1/5	WC DLA NIEPEŁNOSPRAWNYCH	TERAKOTA	7,94
1/6	KORYTARZ	TARKETT	7,65
1/7	MAGAZYN/POM. POŻĄDKOWE	TARKETT	11,85
1/8	KLATKA SCHODOWA	TARKETT	5,87
			196,45

LMD-Invest Łukasz Dymura  
ul. Rogali 13/2, 84-200 Wejherowo  
tel. 505256154, NIP: 5882088004  
email: biuro@LMD-invest.pl



Inwestycja / Lokalizacja:  
PROJEKT PRZEBUDOWY I REMONTU BUDYNKU WOJEWÓDZKIEGO SZPIITALA  
DLA NERWOWO I PSYCHICZNIE CHORYCH  
86-100 ŚWIECIE, UL. SĄDOWA 18 DZIAŁKA NR EWID. 882/4, OBRĘB 0001 ŚWIECIE, ŚWIETLICA

Inwestor:  
WOJEWÓDZKI SZPIITAL DLA NERWOWO I PSYCHICZNIE CHORYCH IM. DR JÓZEFA BĘDNARZA  
UL. SĄDOWA 18, 86-100 ŚWIECIE

Faza: PROJEKT WYKONAWCZY

Branża: ARCHITEKTURA

Projektował:  
MGR INŻ. MARIKA HARMOZA

Nr uprawnień:  
10/POOKK/IV/2014

Data:  
06.2017

Podpis:

Opracował:  
INŻ. ARCH. KRZYSZTOF BŁADOWSKI

Data:  
06.2017

Projektował:  
MGR INŻ. JACEK JÓZEKOWSKI

Nr uprawnień:  
12/POOKK/IV/2014

Data:  
06.2017

Podpis:

Temat rysunku:  
RZUT PARTERU

Skala:  
1:100

Nr rys.:  
A-01